

 
 


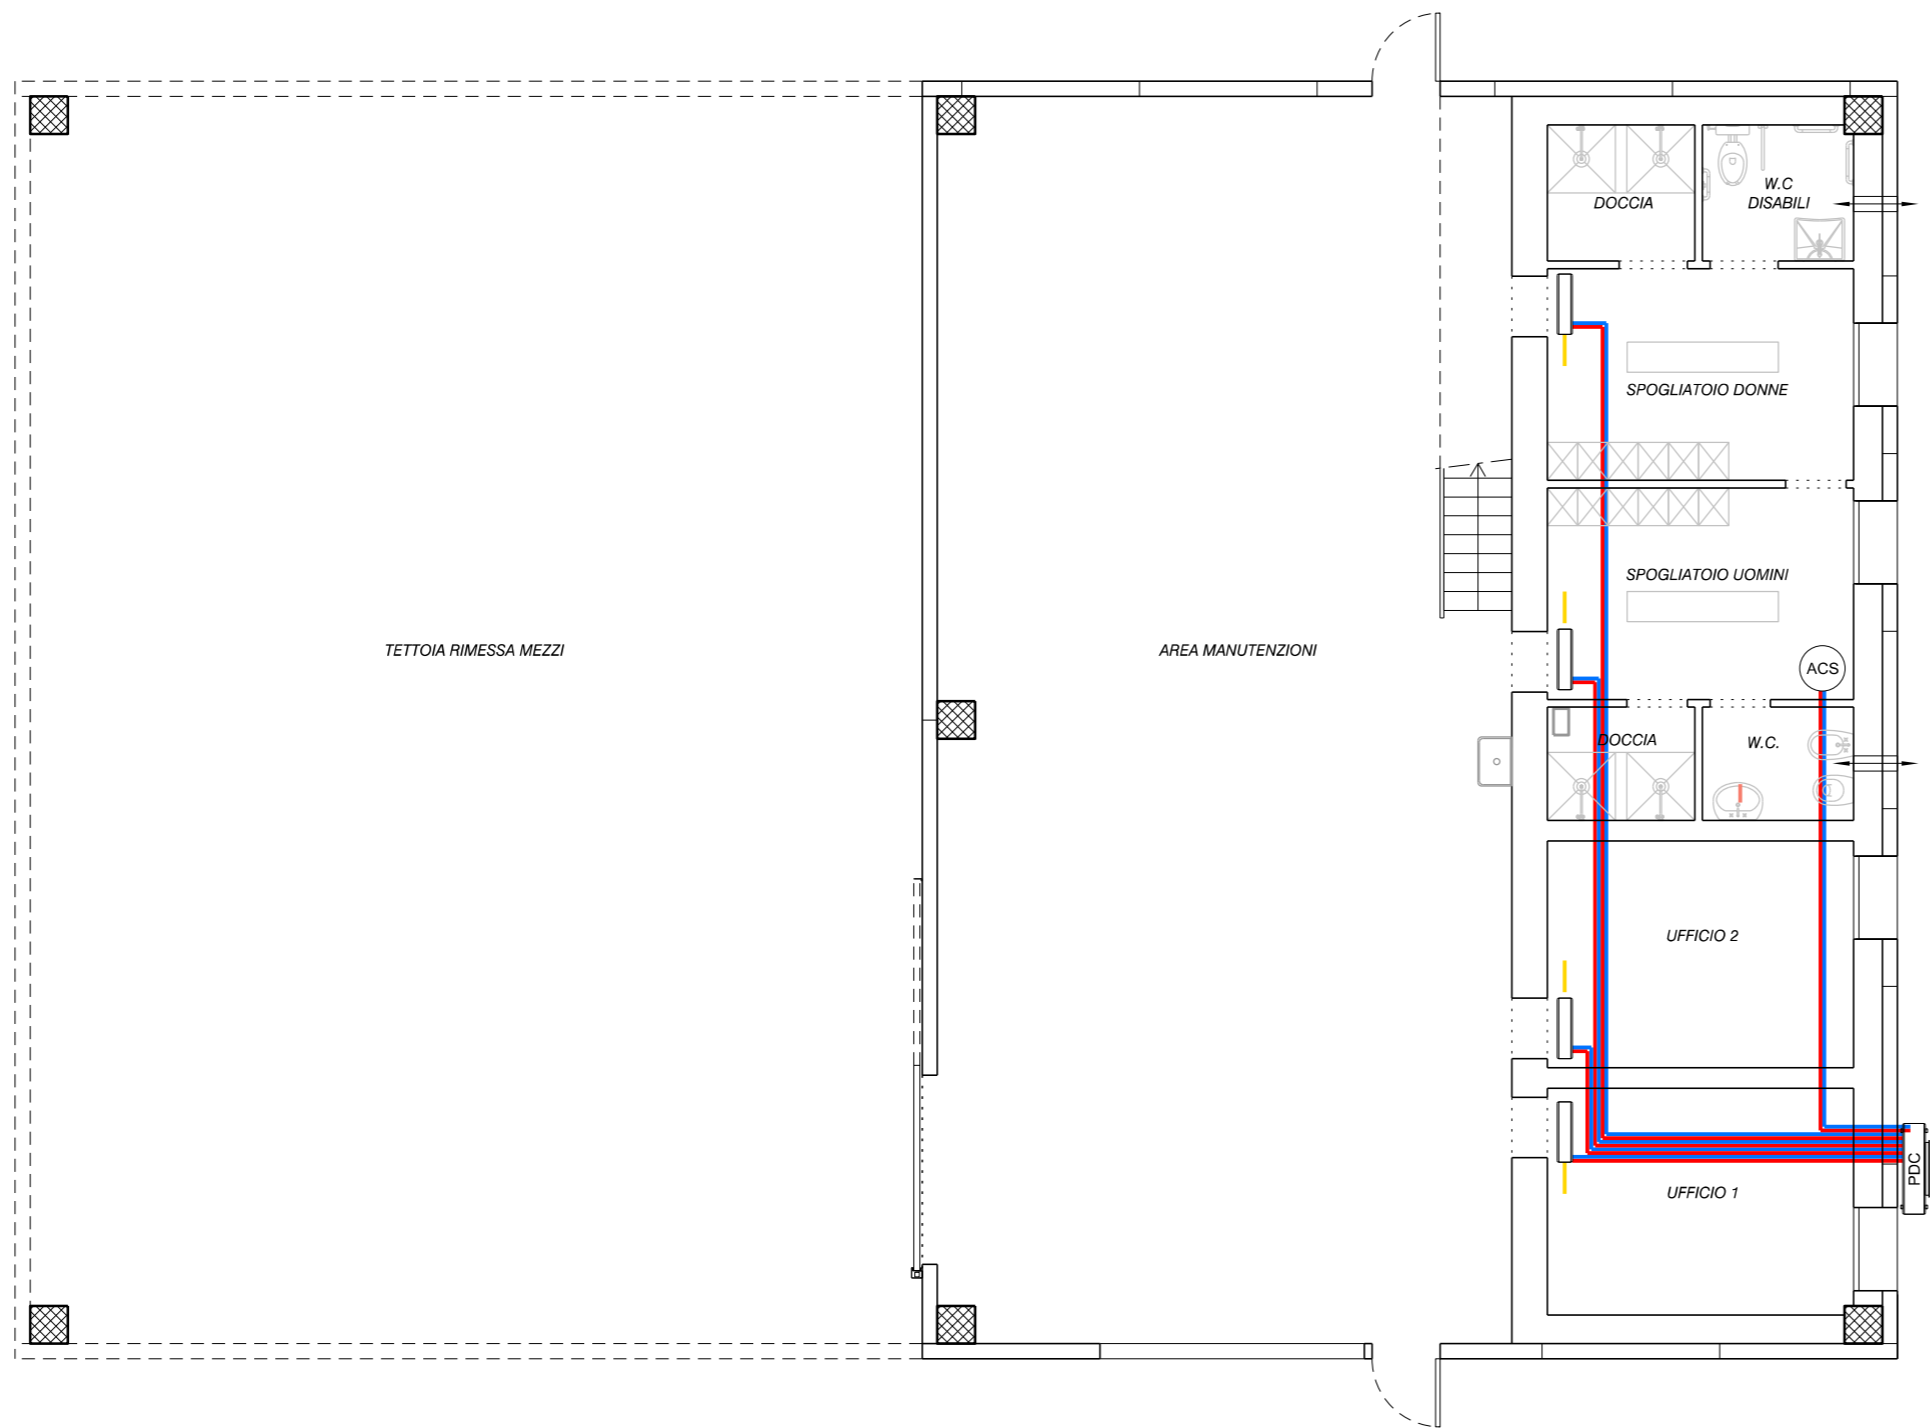


-  POMPA DI CALORE TIPO DAIKIN MULTIPUS
-  VENTILCONVETTORE SPLIT TIPO ARIA-ARIA
-  SERBATOIO ACCUMULO ACS
-  TUBAZIONI DI DISTRIBUZIONE IN MULTISTRATO COIBENTATO
-  SCARICO CONDENSA SPLIT IN PVC
-  VMC PUNTUALE



COMUNE DI RUBIERA

Provincia di Reggio Emilia

TITOLO INTERVENTO:

REALIZZAZIONE NUOVO MAGAZZINO COMUNALE
VIA L. B. ALBERTI, RUBIERA (RE)

CUP: J25G24000100004

CIG: -

PROGETTISTA E DIRETTORE LAVORI:

Ing. Enrico Torricelli - Studio TECLA
C.F.: TRR NRC 79M04 1496A

COMMITTENTE:

Comune di Rubiera
sede in via Emilia Est nr. 5
42048 - RUBIERA (RE)
P. IVA 00441270352

RESPONSABILE UNICO DEL PROCEDIMENTO

Ing. Sossio Paone

FASE PROGETTUALE:

PROGETTO DI FATTIBILITA' TECNICO-ECONOMICA

COMMESSA 2465

DISCIPLINA:
IMPIANTISTICA

TAV. **14** TITOLO ELABORATO:
SCHEMA FUNZIONALE IMPIANTO DI CLIMATIZZAZIONE

SCALA:

1:100

DATA:

01/12/2025

REV.	DATA:	DESCRIZIONE:	REDATTO DA:	APPROVATO DA:	FILE:
01	-	-	T.E.	T.E.	-
02					
03					
04					
05					



STUDIO TECLA

Via Pio Donati nr. 115 - 41043 Formigine (MO)
www.studioteccla.it E-mail: info@studioteccla.it
Tel: 059 9781484 - Fax: 059 5961606
P.IVA 03432450363